


Przekrój I - I

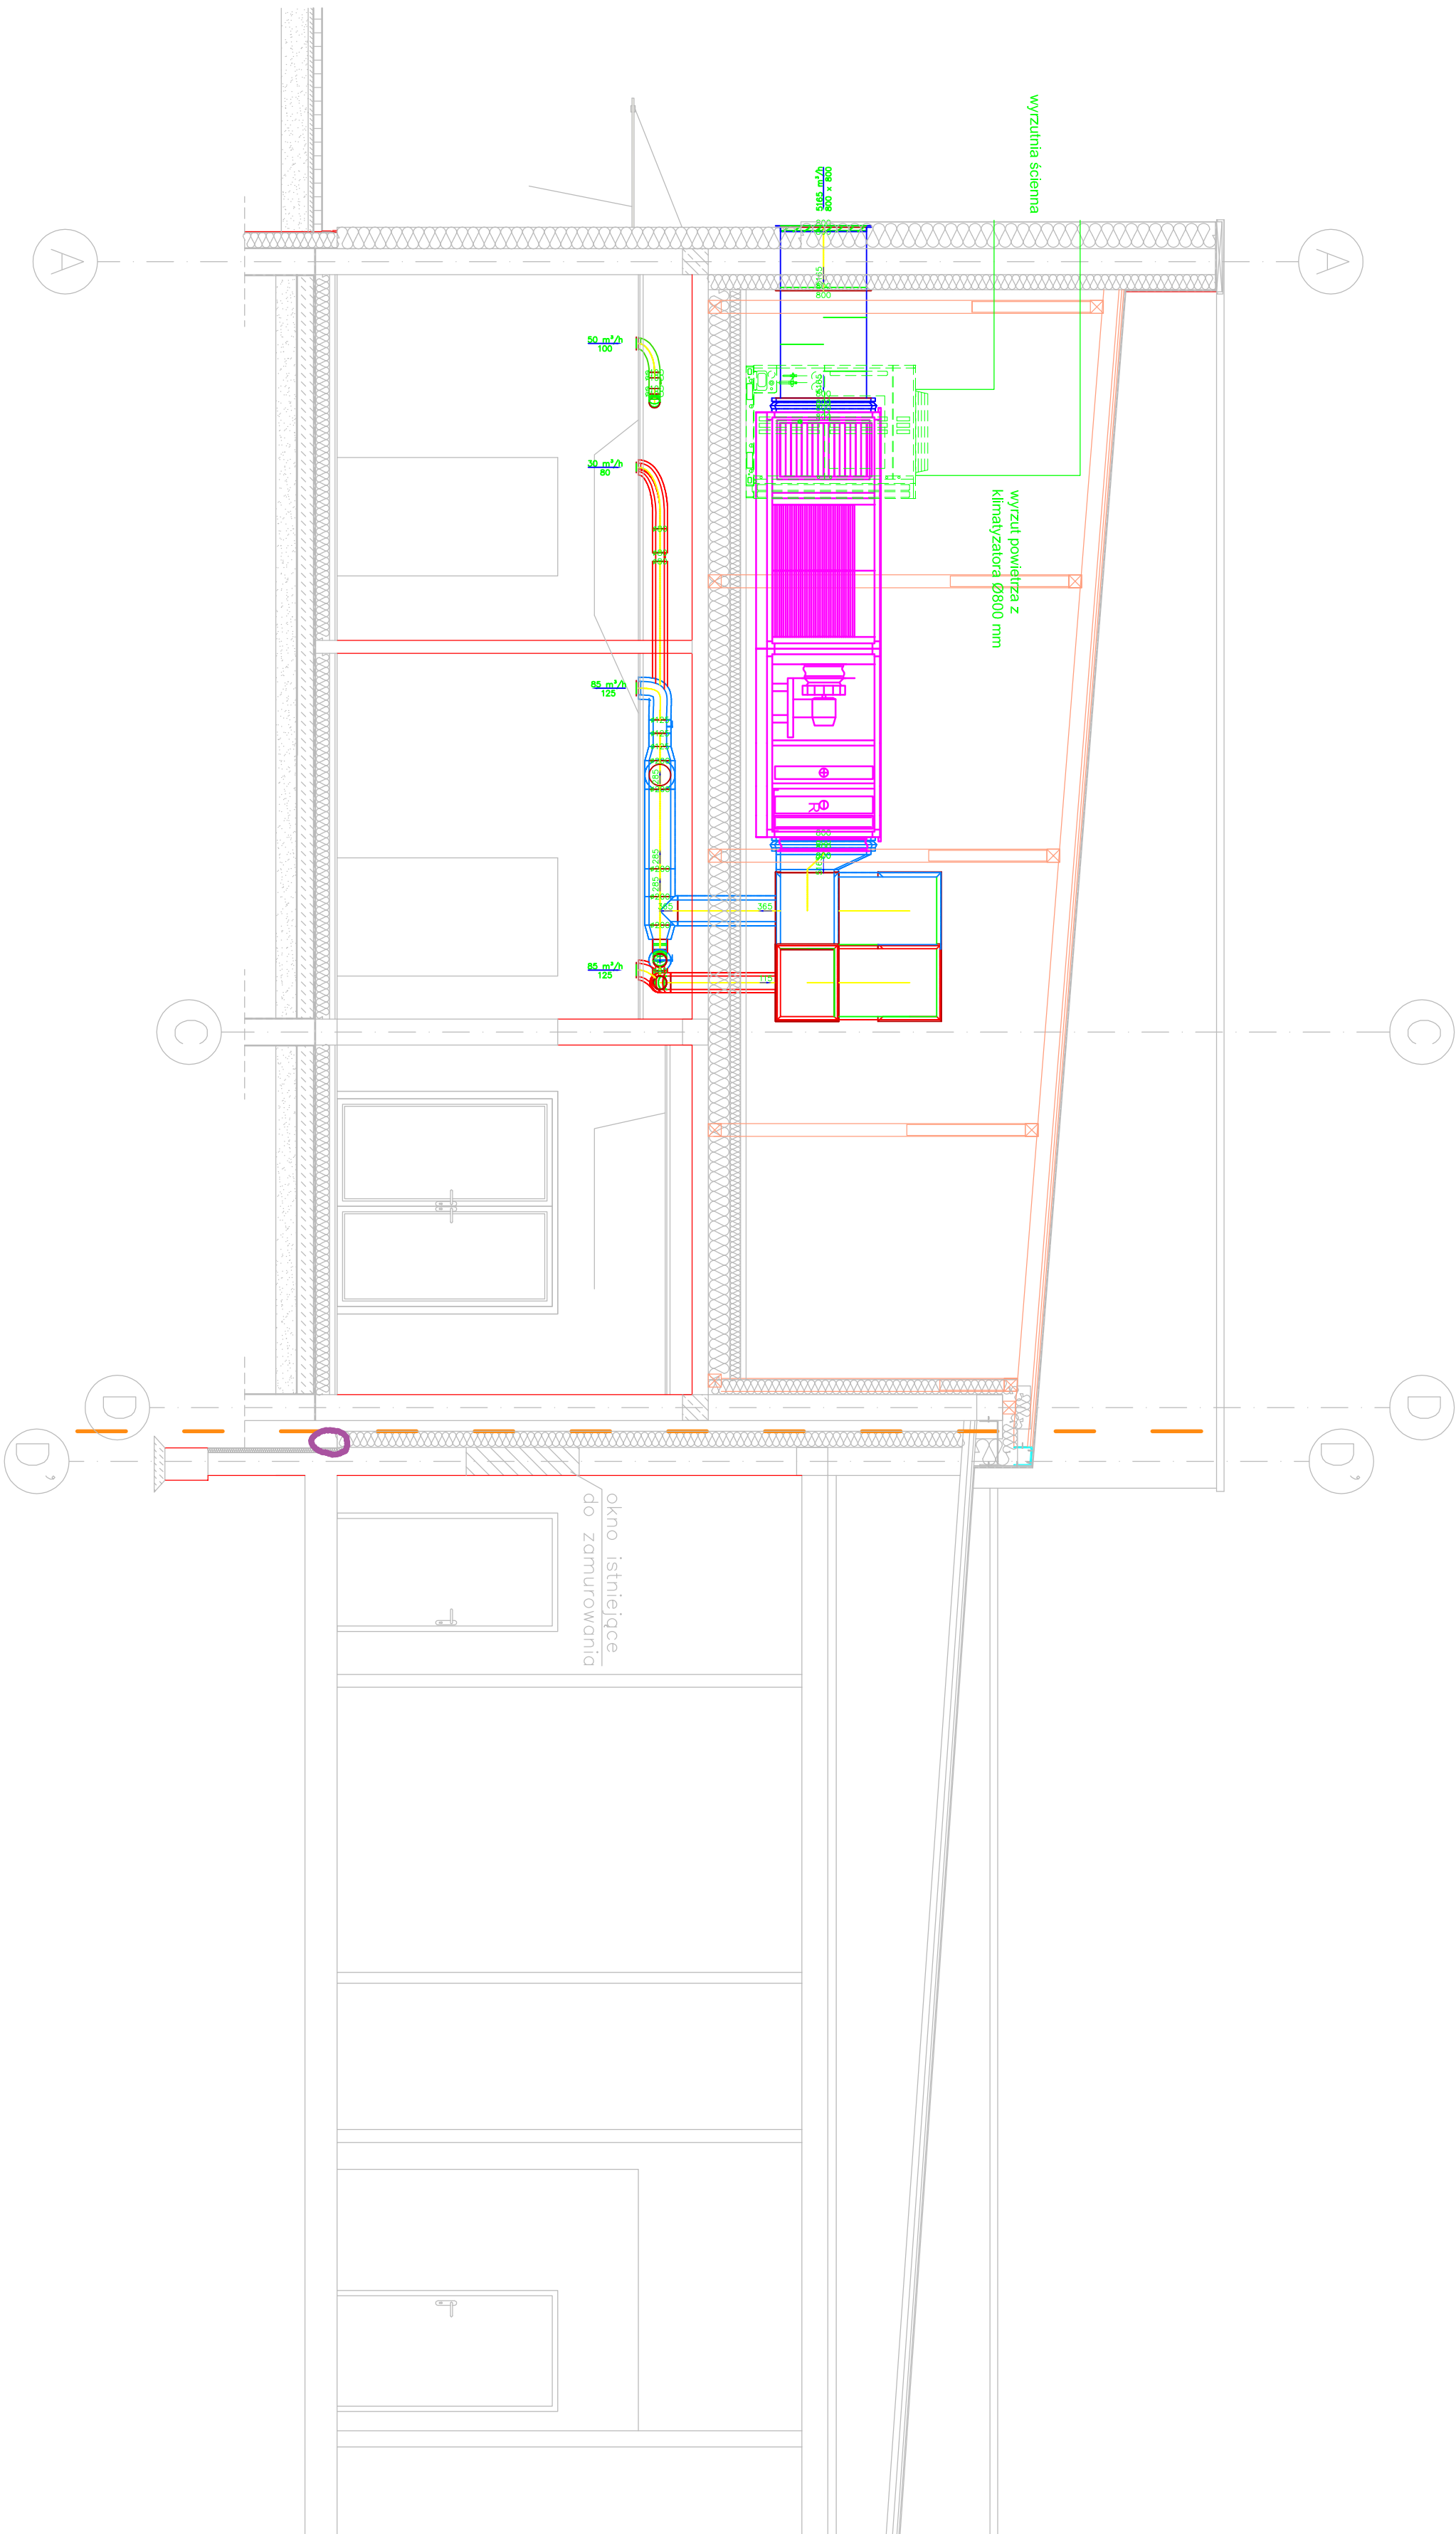

K&O Konrad Wira, tel. 502-354-338, e-mail: konrad.wira@gmail.com		FAZA, BRANŻA	PROJEKT WYKONAWCZY, BRANŻA SANITARNA		Data	
ADRES INWESTYCJI	PROJEKT BUDOWLANY ZAMIENNY WEWNĘTRZNEJ INST. KLIMATYZACJI I WENTYLACJI, ROZBUDOWY WEWNĘTRZNEJ INSTALACJI CO, ROZBUDOWY WEWNĘTRZNEJ INST. WODY I KANAŁIZACJI SANITARNEJ DLA BUDYNKU MIESZKOWO-KULTURNEGO W REDZIE UL. ŁĄKOWA 59A, NR DZIAŁKI: 59/2; 59/12; 59/13; 59/14; 60/1	PRZEDMIOT RYSUNKU	INSTALACJA WENTYLACJI - PRZEKRÓJ I-I		Skala 1:50	09.2018
		AUTOR OPRACOWANIA	dr inż. Dawid Bandziej, upr. nr LOD/3479/PWB/17 do projektowania w specjalności instalacji sanitarnych bez ograniczeń			
		SPRAWDZAJĄCY	mgr inż. Konrad Wira, upr. bud. LOD/2336/PWOS/14 do projektowania w specjalności instalacji sanitarnych bez ograniczeń			
					Nr rysunku 085-PW-S-WEN-301	